



平面図 縮尺 1/500

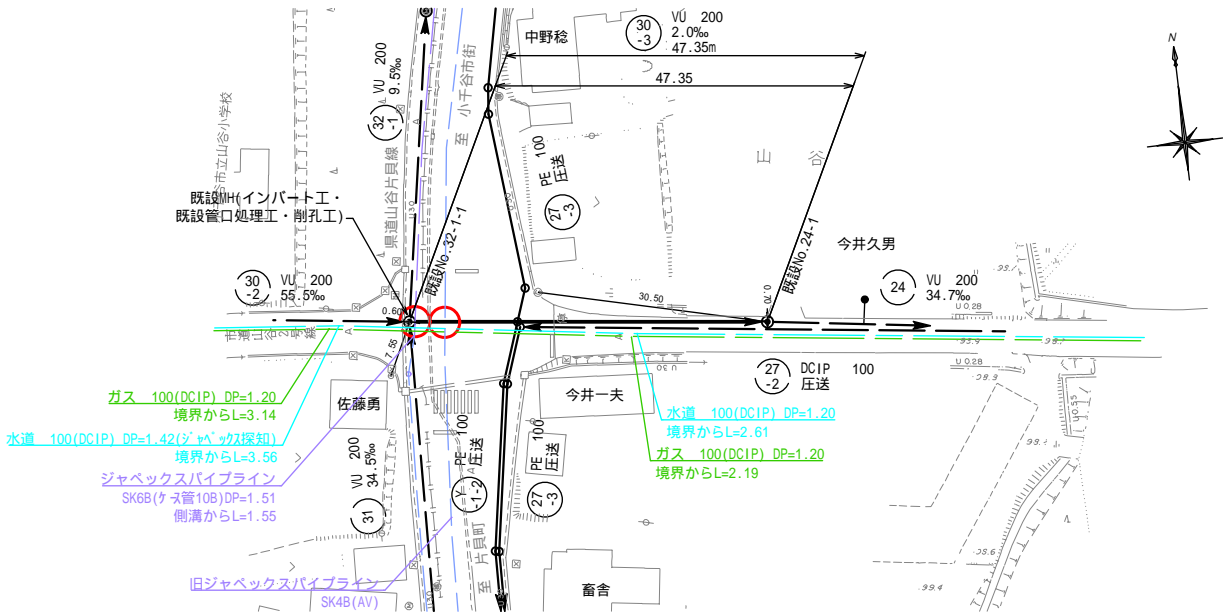

縦断面図 縮尺 縦1/100 横1/500

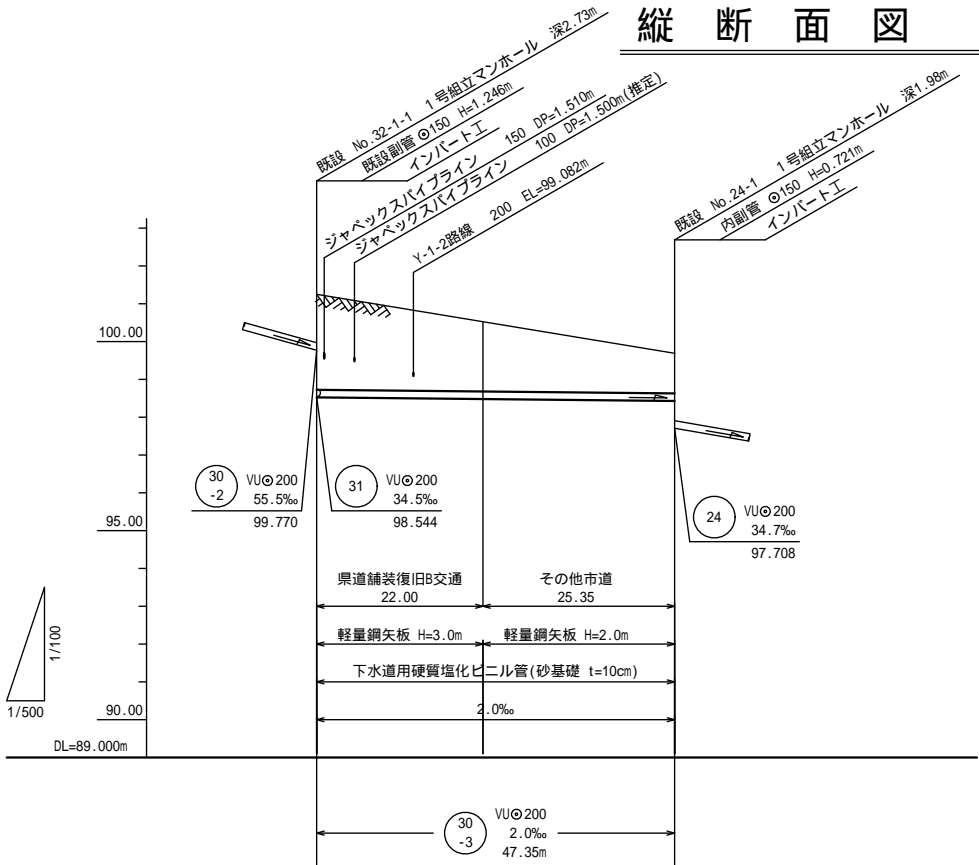

地盤高	101.25	100.53	99.69
土盛り	2.52	1.84	1.05
管底高	98.524	98.480	98.423
掘削深	2.83	2.16	1.37
追加距離	0.00	22.00	47.35
単距離	0.00	22.00	47.35
測点	32-1-1		24-1

位置図 縮尺 1/10,000



試掘箇所(案)

本工事施工の前に、必ず試掘を行い  
既存地下埋設物の位置を確認すること。  
また、調査位置については立ち会い後  
監督員と協議を行ない最終決定する。

既設路線の管底高さはH24年度竣工値を採用

令和4年度		下水建単第6号	
施工場所	小千谷市	山谷	地内
業務名	山谷地区公共下水道接続工事		
図面名	平面図・縦断面図		
図番		縮尺	図示
新潟県小千谷市ガス水道局			
請負者			