
 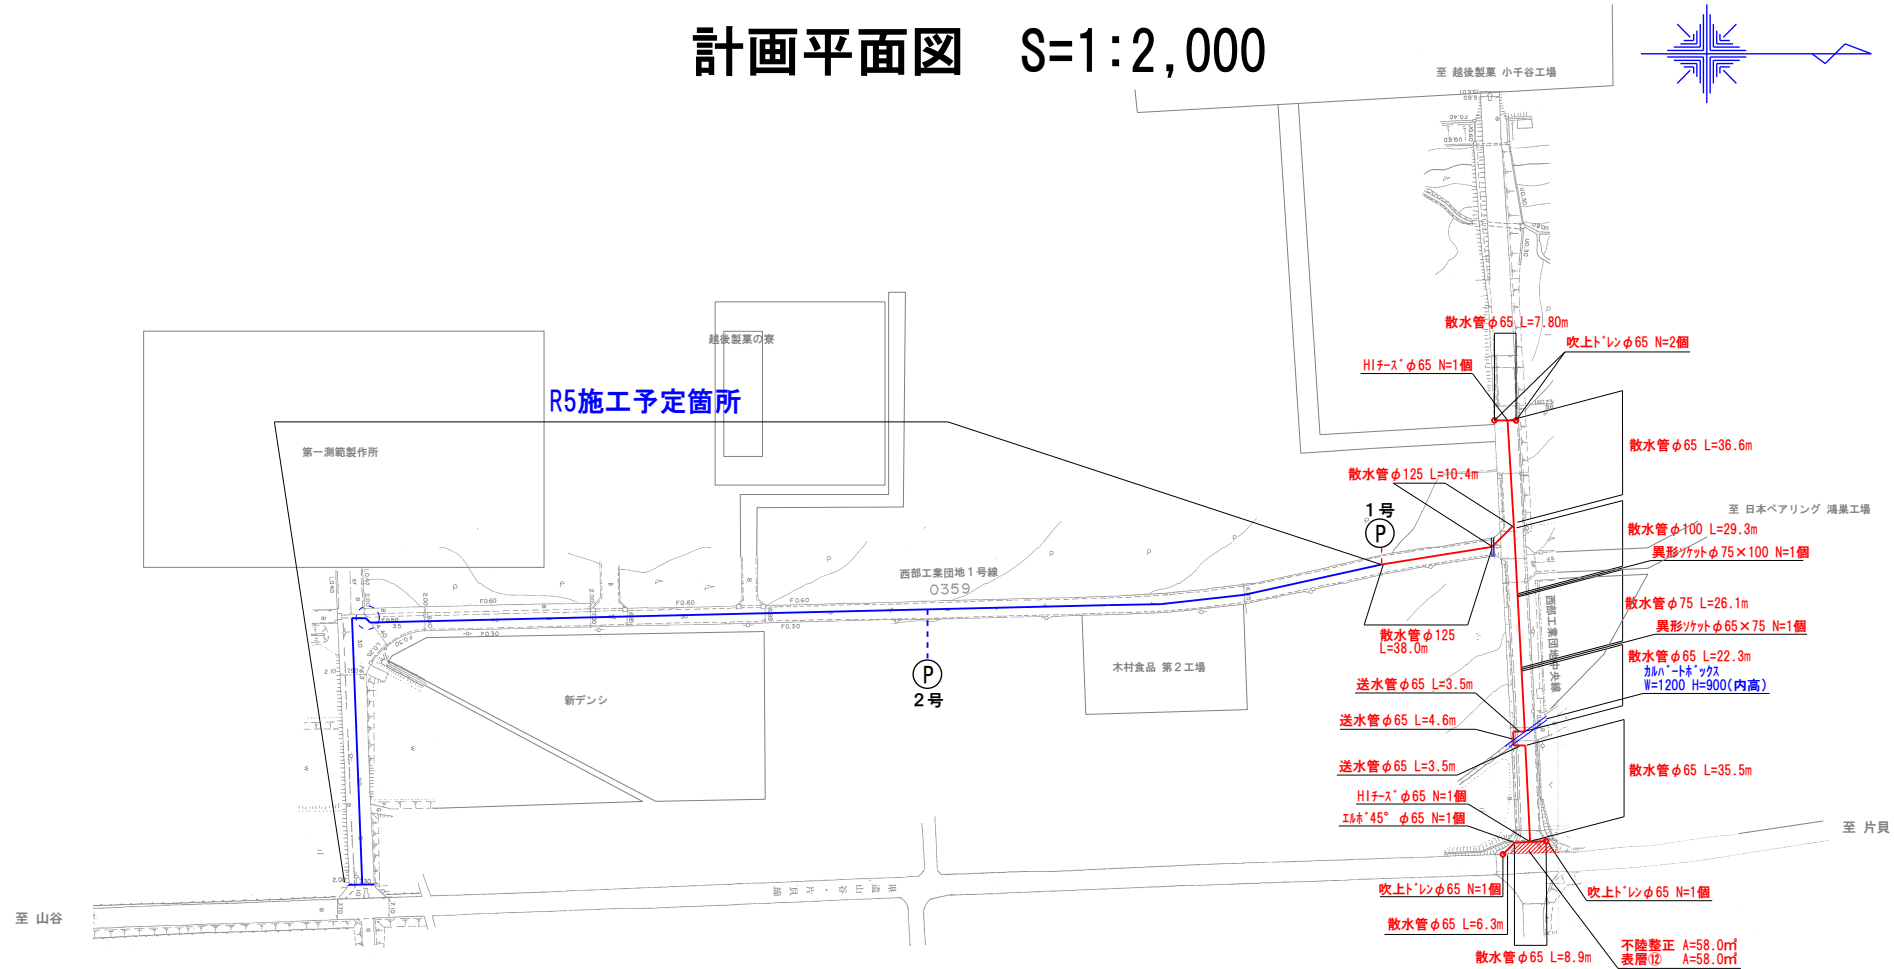


計画平面図 S=1:2,000



散水管
φ65 L=117.4m
φ75 L=26.1m
φ100 L=29.3m
φ125 L=48.4m

送水管
φ65 L=11.6m(巻き立て L=4.5m)
φ125 L=10.5m

令和	4	年度	工事番号	除雪	第	5	号
小千谷市			鴻巣		地内		
(他)西部工業団地中央線ほか 消雪パイプ布設工事							
計画平面図							
縮尺		1：2000					
新 潟 県 小 千 谷 市							