



平面図

S=1:500

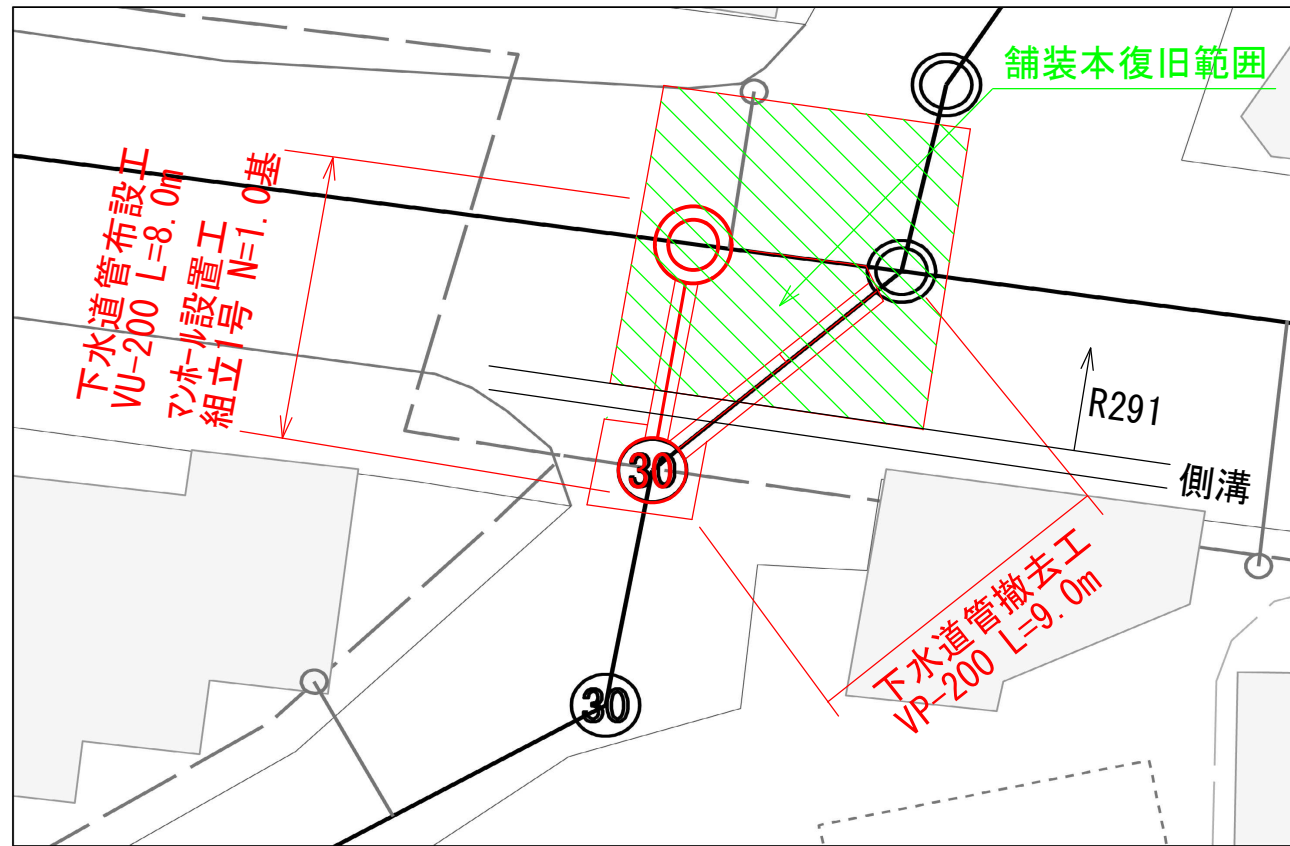

縦断面図


S=1:100

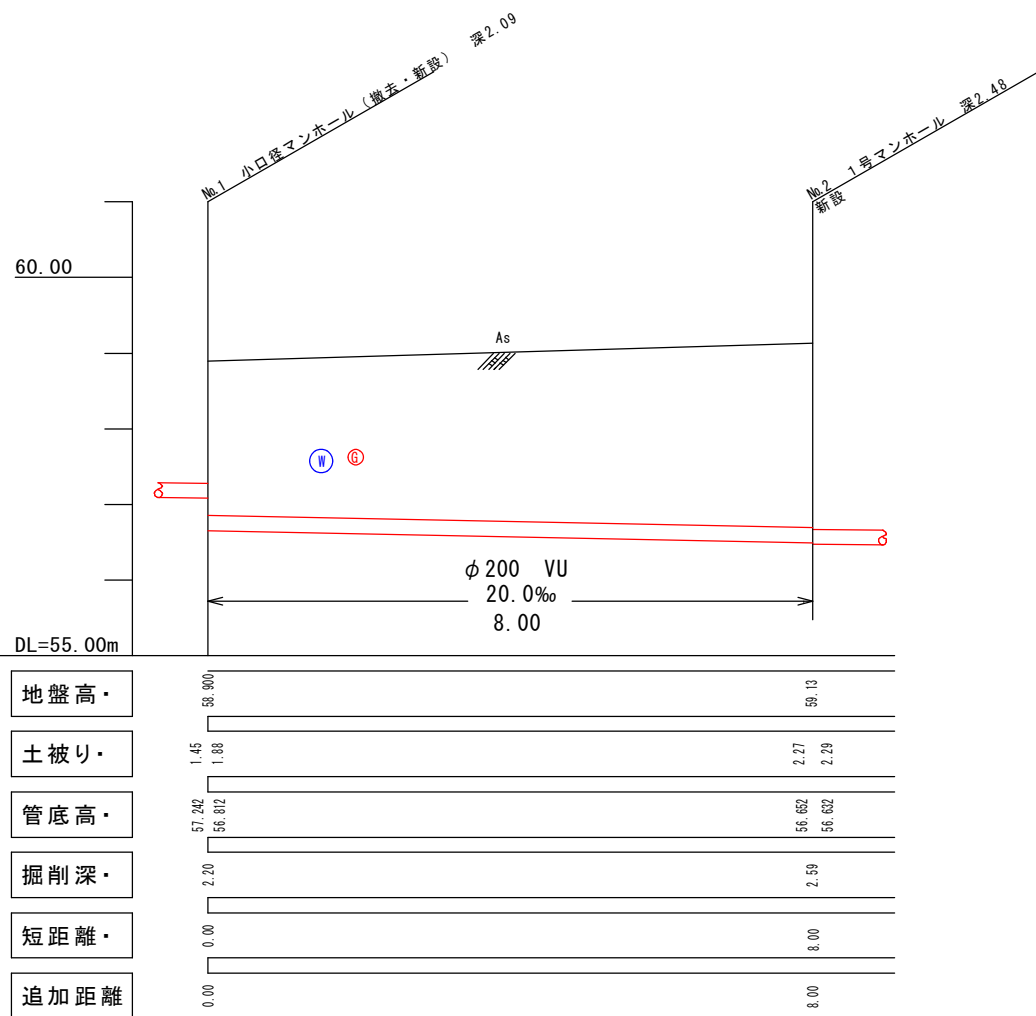

標準断面図


S=1:30

新設断面

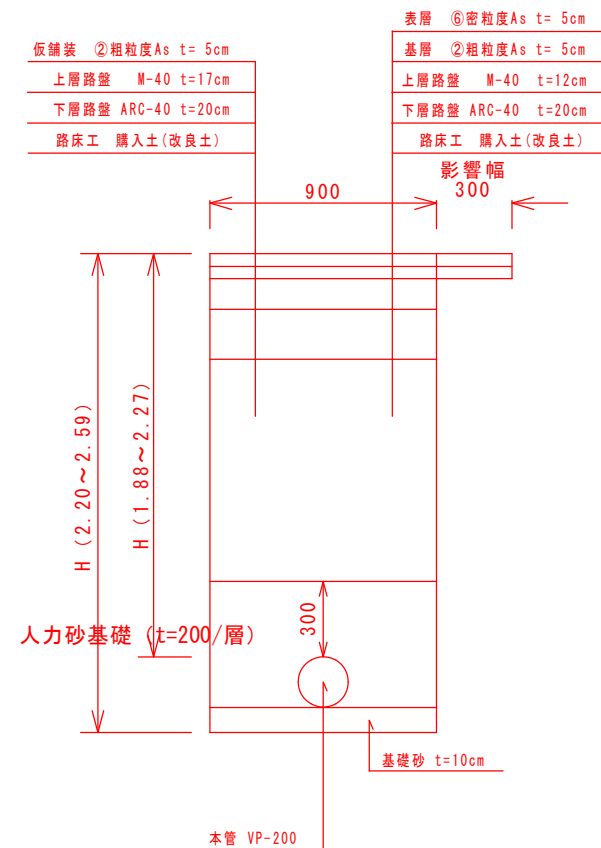


撤去断面

※舗装構成は左記新設断面を参照

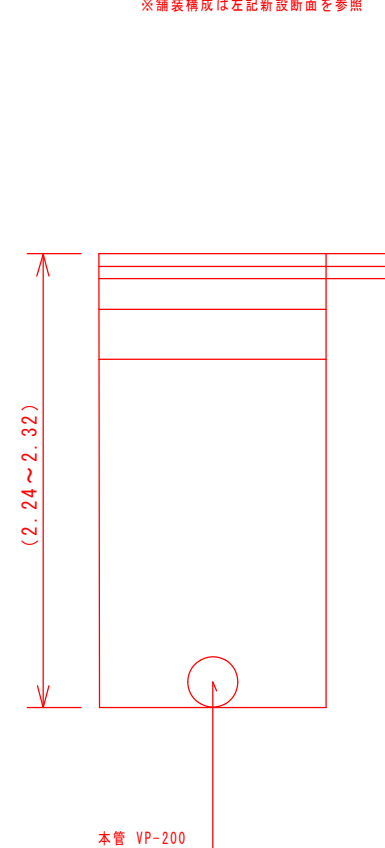

国道

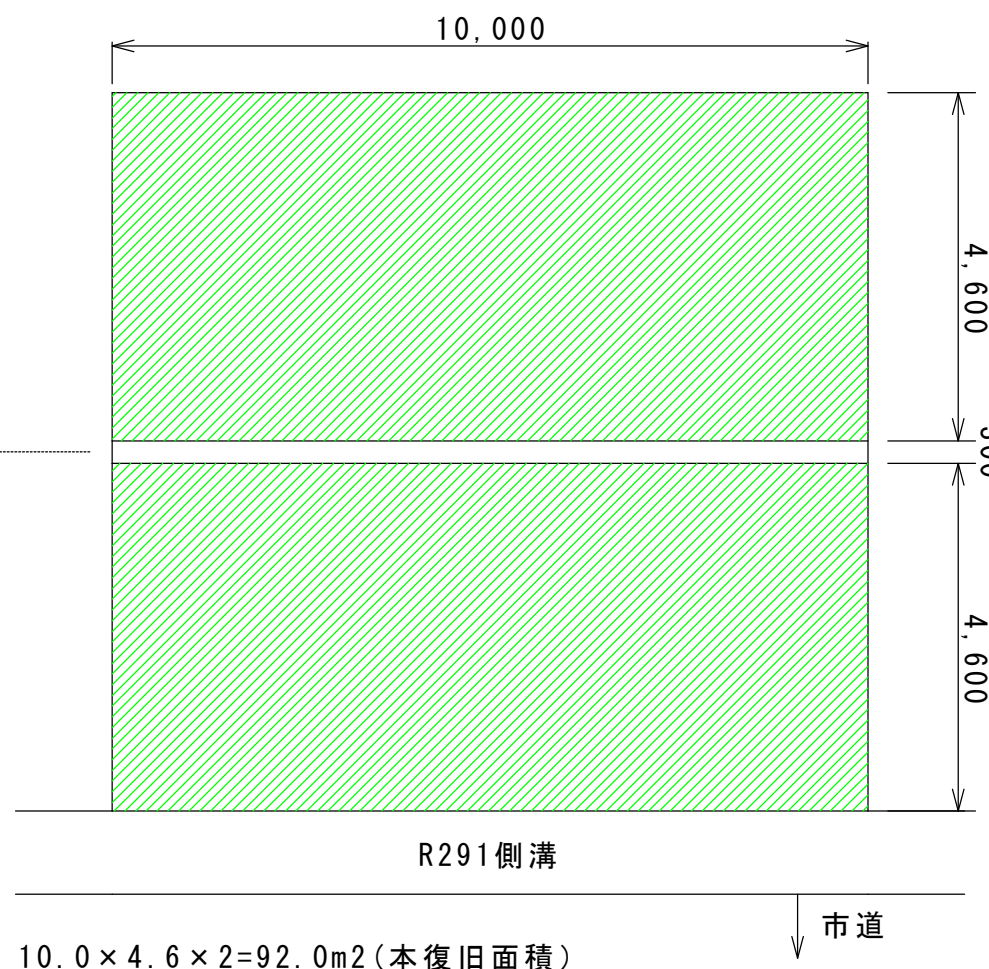

令和 4 年度 下水建単第 5 号			
西1-3-35号技線下水道管布設替工事			
小千谷市 城内 4 丁目 地内			
図面名称		平面図・縦断面図	
縮尺・・・	図示・	全 1 葉の 1	
小千谷市ガス水道局			